



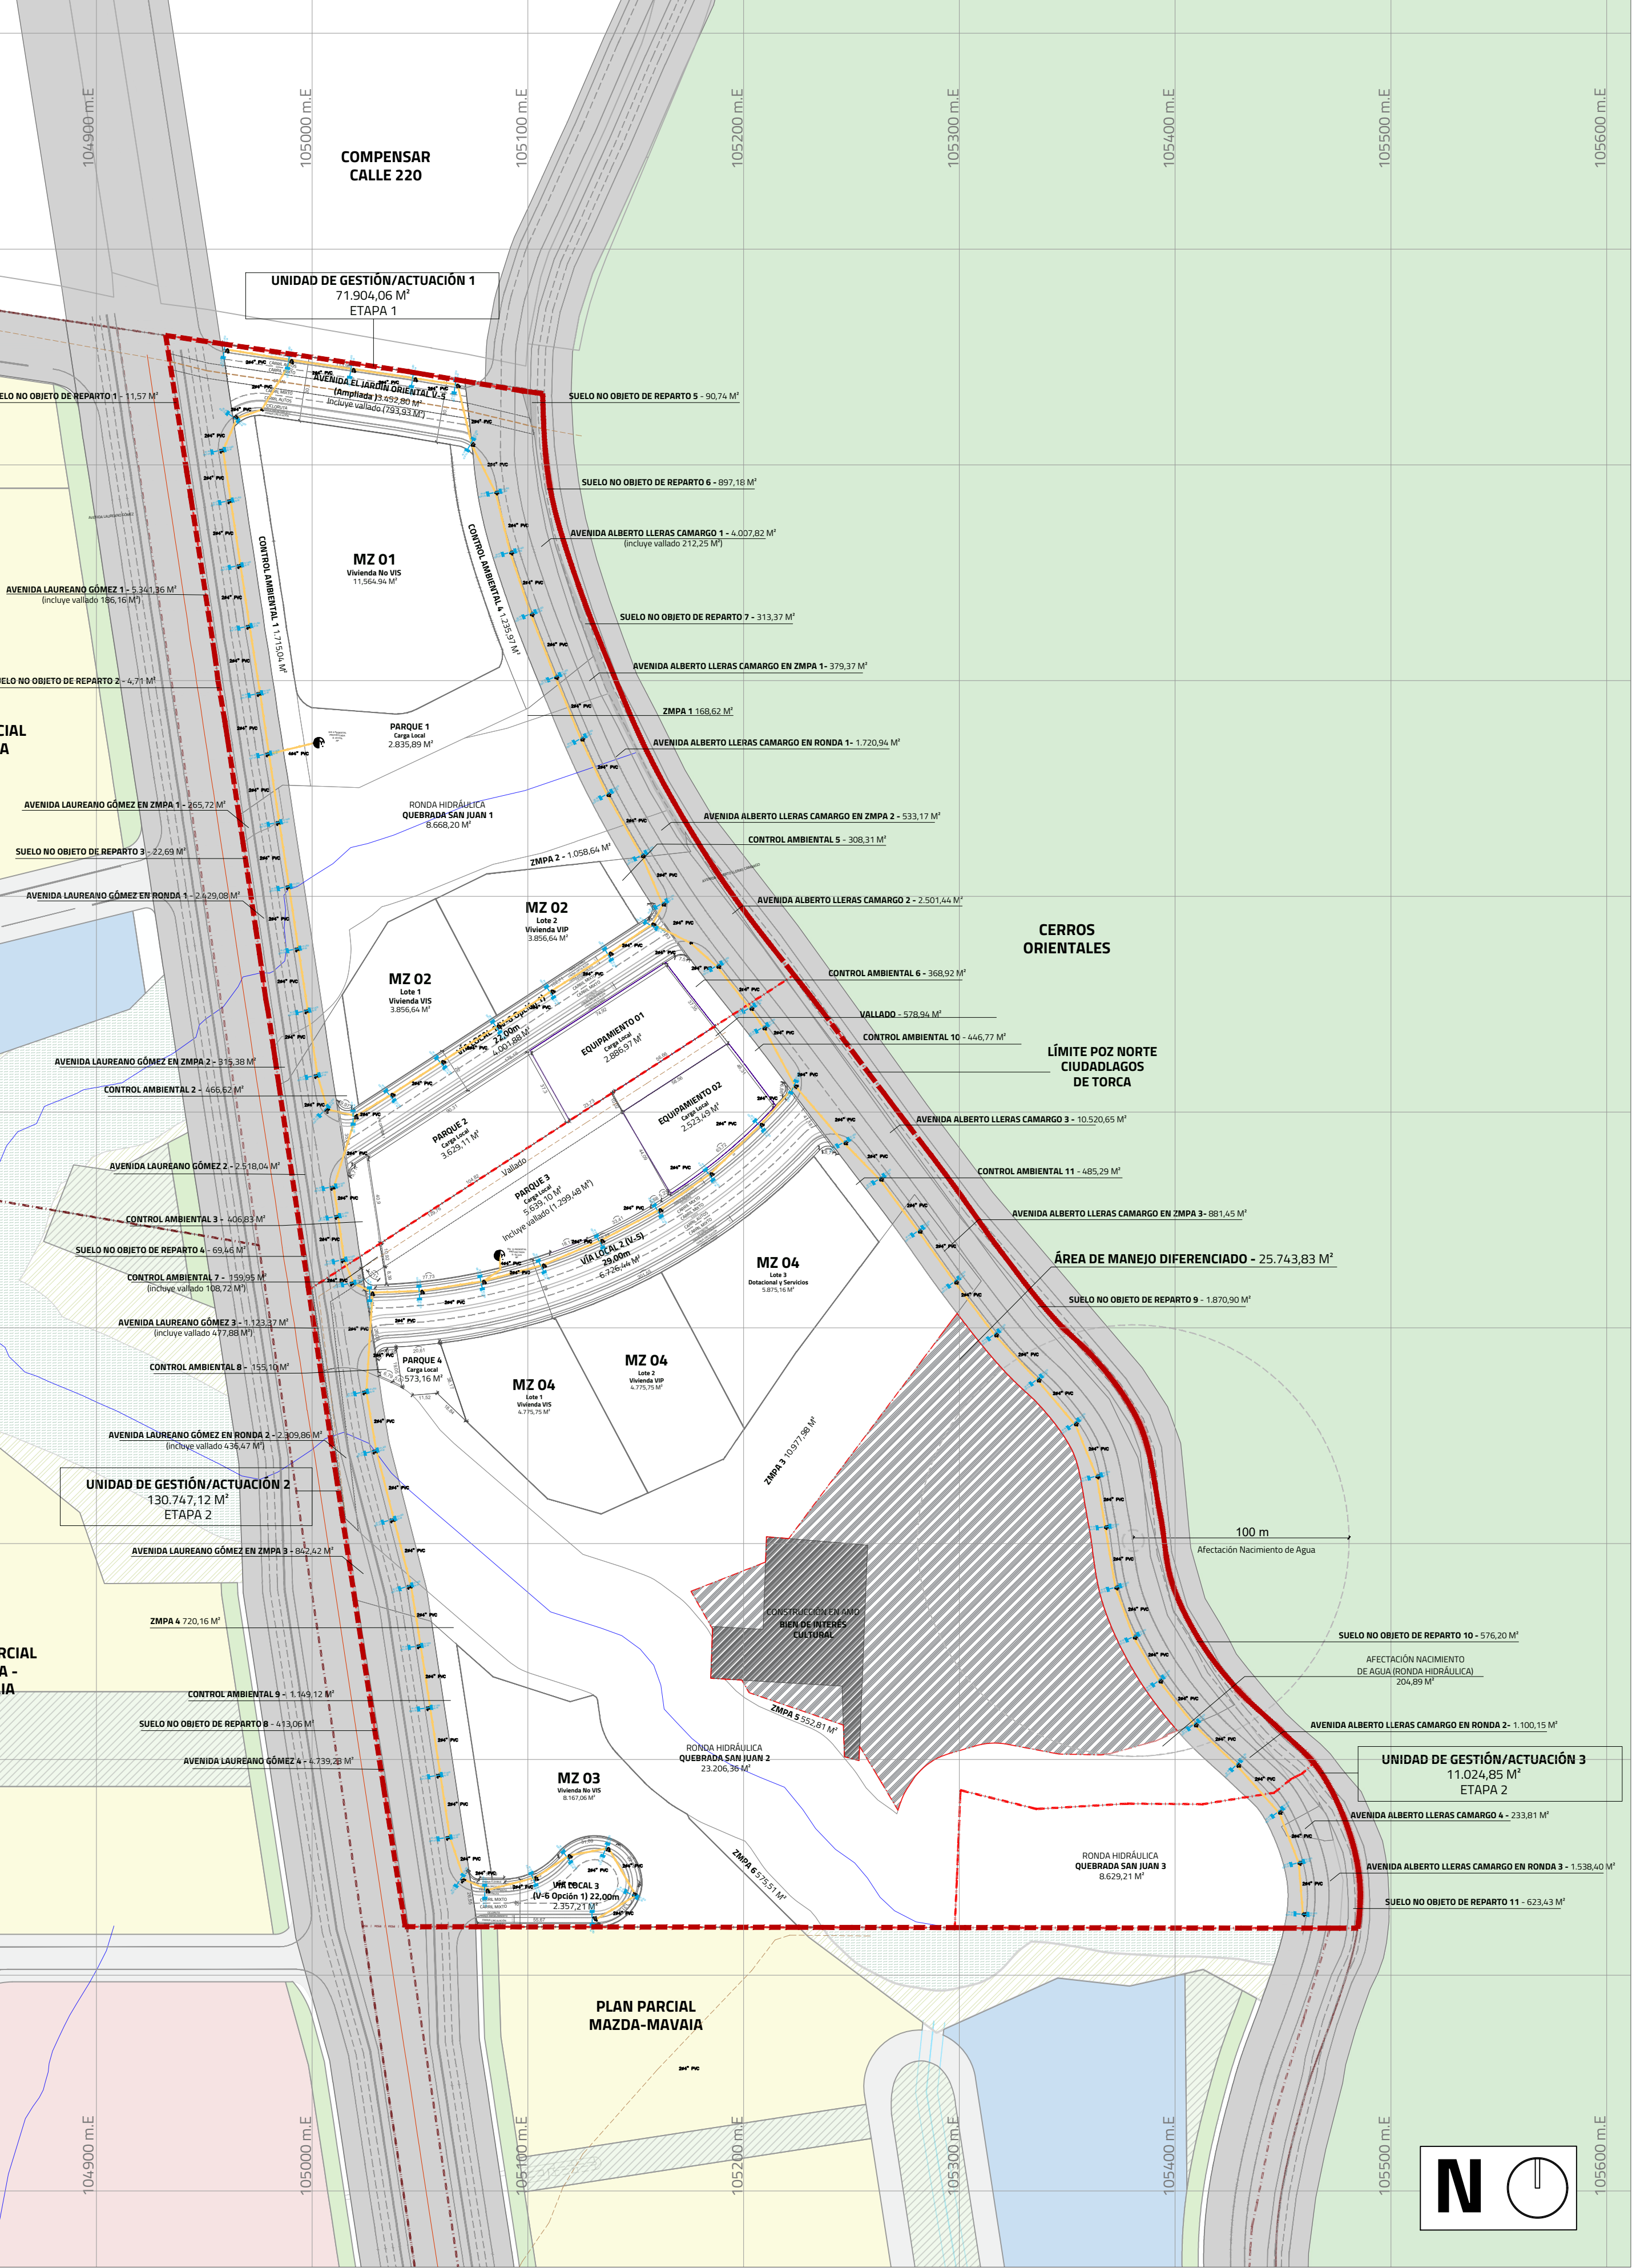

CANALIZACIONES DE BAJA TENSIÓN
ESCALA 1:2000

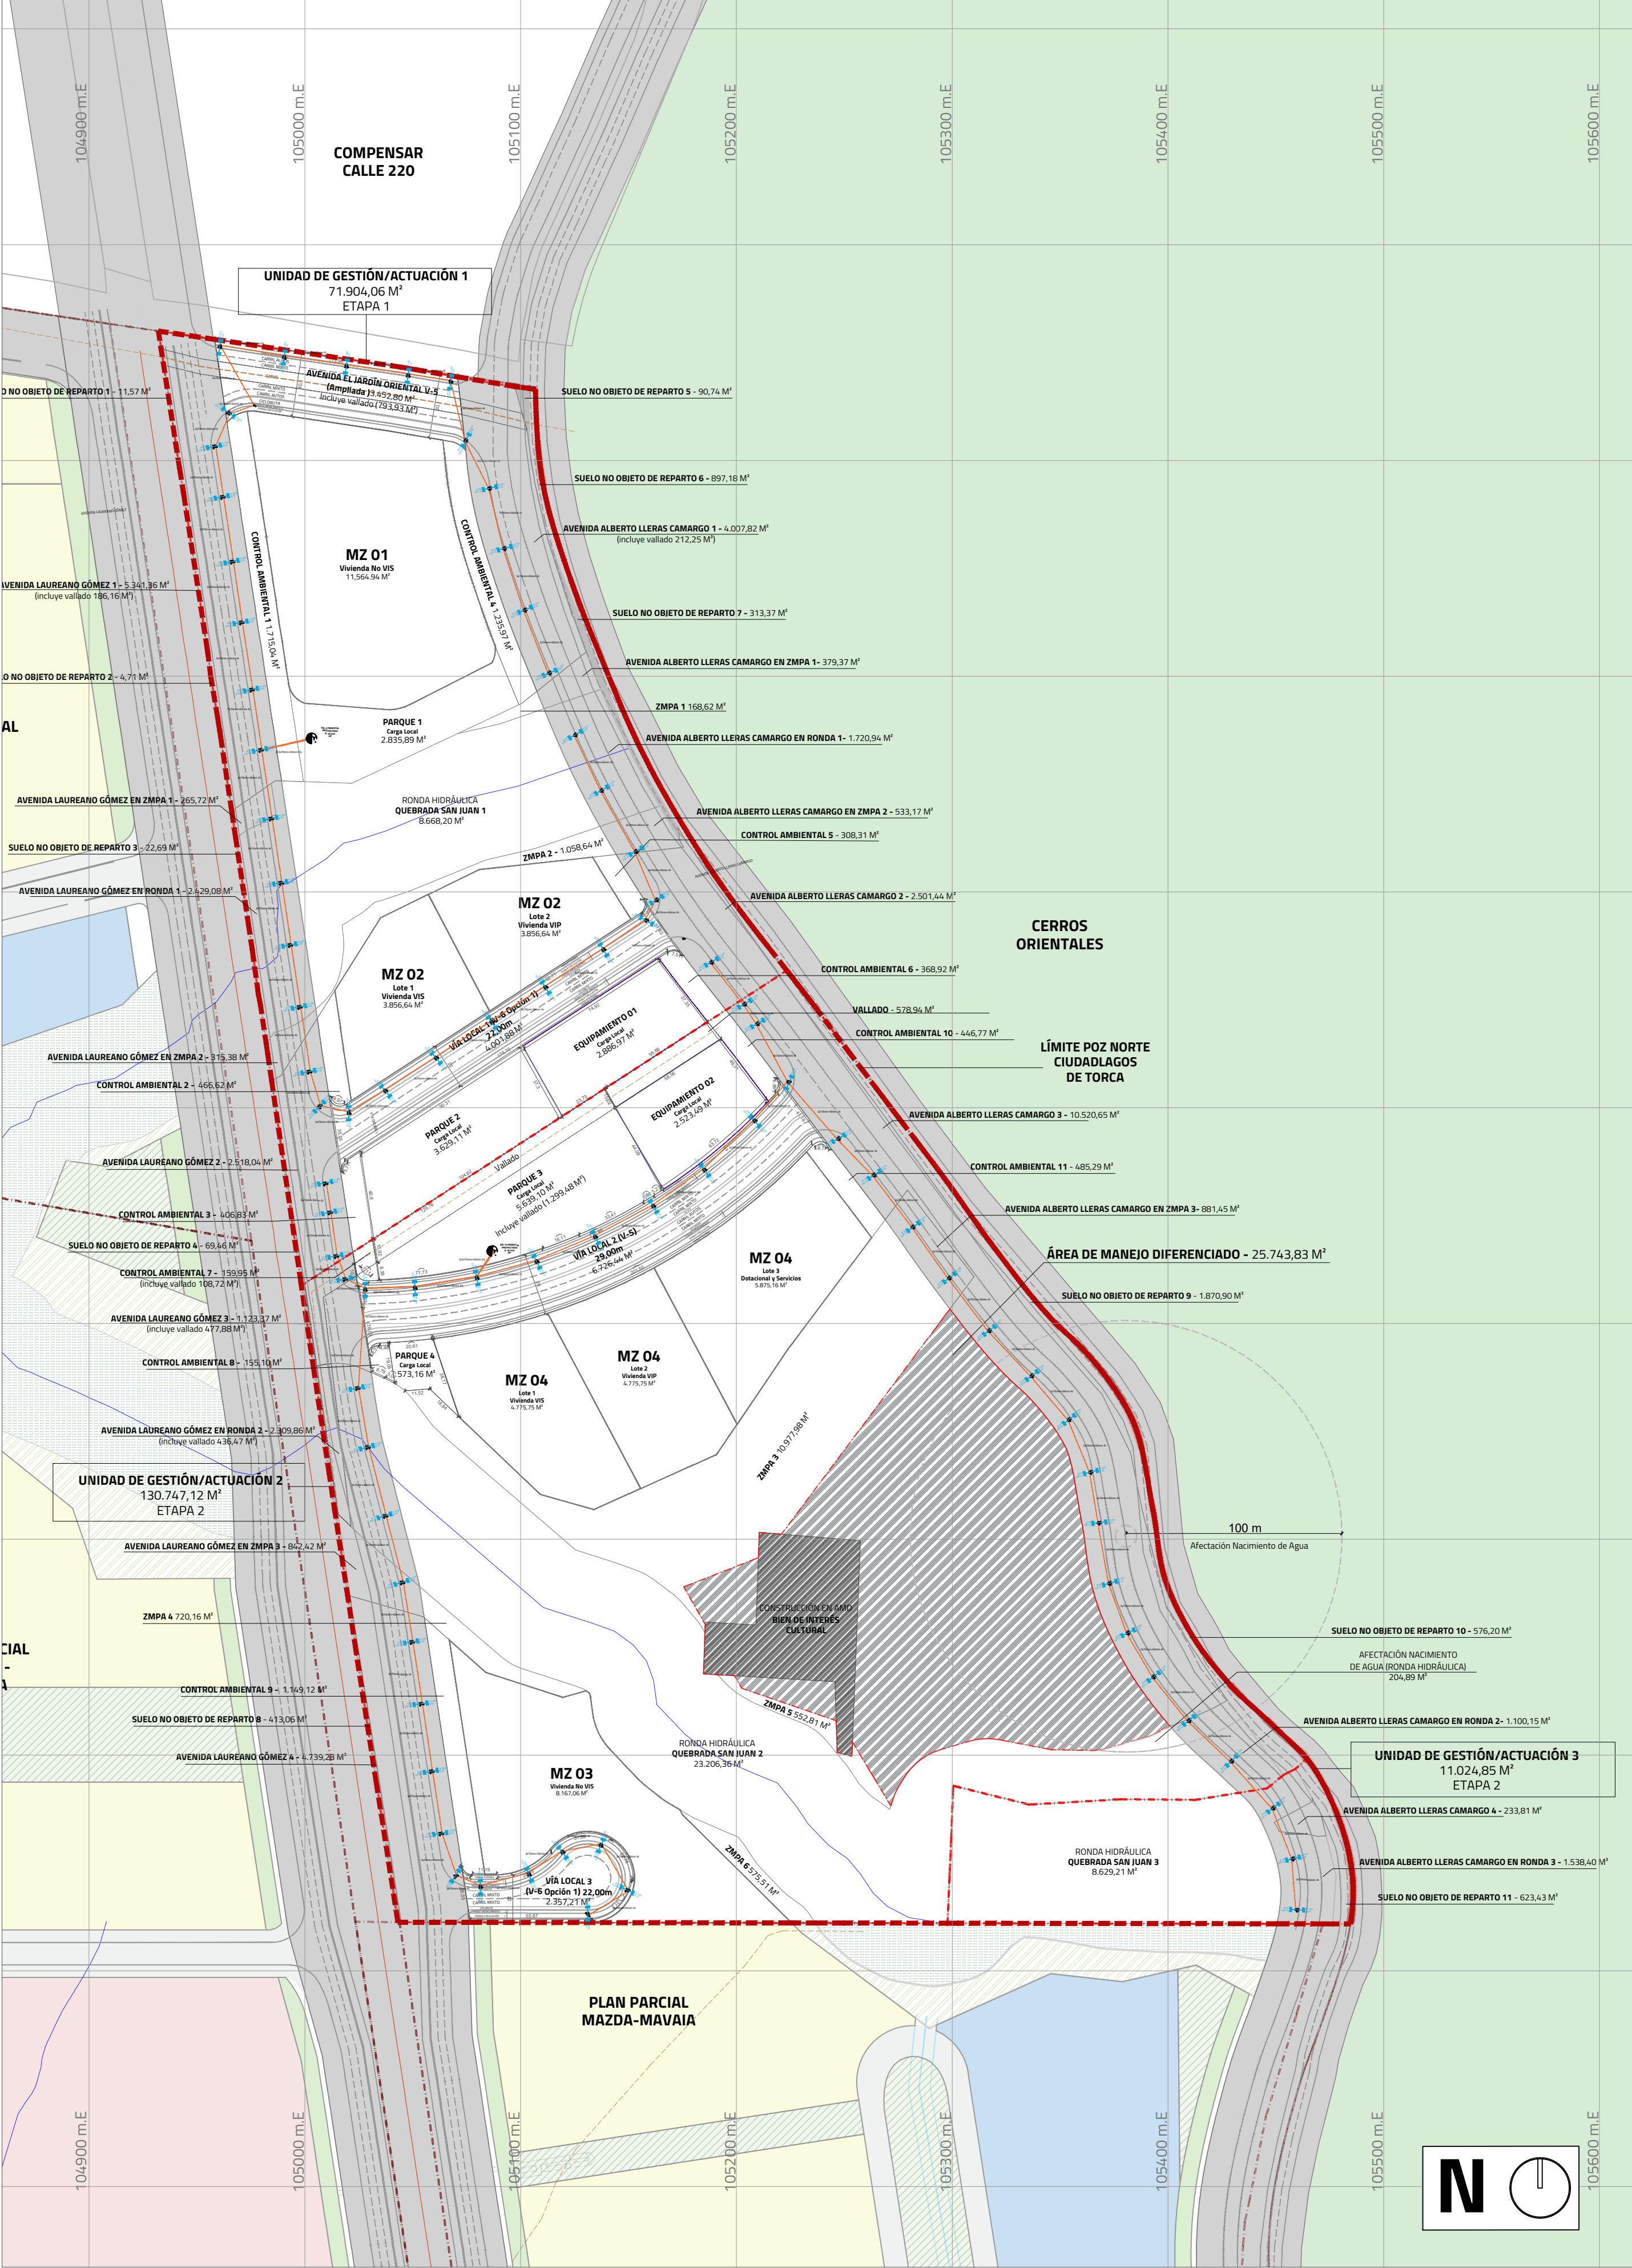

CABLEADO DE BAJA TENSIÓN
ESCALA 1:2000

PROYECTADO	REDES	EXISTENTE
	RED DE B.T. AÉREA	
	RED DE B.T. SUBTERRÁNEA	
	RED DE B.T. AÉREA (11 kV / 13.2 kV)	
	RED DE B.T. SUBTERRÁNEA (11 kV / 13.2 kV)	
	RED DE 34.5 kV AÉREA	
	RED DE 34.5 kV SUBTERRÁNEA	
	CONDUCTOR DE PUESTA A TIERRA	

SIMBOLOGÍA		E / P	INDICA CONVENCION PROYECTADA	INDICA CONVENCION EXISTENTE
	SECCIONADOR TRIPOLAR DE OPERACION BAJO CARGA		DPS DESCARGADORES DE SOBRETENSION	
	CORTACIRCUITO		RECONECTOR	
	FINAL DE CIRCUITO		INTERRUPTOR DE POTENCIA	
	ACOMETIDAS EN CADA POSTE		BANCO DE CONDENSADORES	
	RETENIDA A TIERRA		SECCIONADOR PORTAFUSIBLE 500 V-160 A 400 A O 630 A CON FUSIBLE NH DE ... A	
	LÍNEA A TIERRA			

POSTES	
	POSTE DE CONCRETO DE 10m. TIPO LÍNEA 510 kg
	POSTE DE CONCRETO DE 10m. REFORZADO 750 kg
	POSTE DE CONCRETO DE 10m. EXTRAREFORZADO 1.050 kg
	POSTE DE CONCRETO DE 12m. TIPO LÍNEA 510kg
	POSTE DE CONCRETO DE 12m. REFORZADO 750 kg
	POSTE DE CONCRETO DE 12m. EXTRAREFORZADO 1.050 kg
	POSTE DE CONCRETO DE 12m. EXTRAREFORZADO 1.350 kg

LUMINARIAS	
	LUMINARIA DE SODIO DE 70 W
	LUMINARIA DE SODIO DE 100 W
	LUMINARIA DE SODIO DE 150 W
	LUMINARIA DE SODIO DE 250 W
	LUMINARIA DE SODIO DE 400 W
	LUMINARIA DE SODIO DE 1000 W
	PROYECTOR DE SODIO 400 W

CAJAS DE INSPECCIÓN	
	CAJA DE INSPECCIÓN PARA A.P. Y ACOMETIDAS (CS274)
	CAJA DE INSPECCIÓN SENCILLA PARA B.T. M.T. (CS275)
	CAJA DE INSPECCIÓN DOBLE PARA B.T. M.T. (CS276)
	CAJA DE INSPECCIÓN TRIPLE PARA B.T. M.T. (CS277)
	CAJA DE INSPECCIÓN TIPO VEHICULAR (CS280)
	CAJA DE INSPECCIÓN TIPO VEHICULAR (CS281)
	CAJA DE INSPECCIÓN METÁLICA

REDES DE DUCTOS	
	2 DUCTOS DE 3"
	4 DUCTOS DE 4"
	6 DUCTOS DE 6"

SUBESTACIONES Y CENTROS DE TRANSFORMACIÓN	
	CENTRO DE TRANSFORMACIÓN CONVENCIONAL DE LOCAL
	CENTRO DE TRANSFORMACIÓN CONVENCIONAL DE SÓTANO
	CENTRO DE TRANSFORMACIÓN CAPSULADA
	CENTRO DE TRANSFORMACIÓN DE PEDESTAL
	CENTRO DE TRANSFORMACIÓN SUBTERRÁNEO (SEMS/EMERGIBLES)
	CENTRO DE TRANSFORMACIÓN MONOFÁSICO EN POSTE
	CENTRO DE TRANSFORMACIÓN TRIFÁSICO EN POSTE
	CENTRO DE TRANSFORMACIÓN TRIFÁSICO PARA AP EN POSTE

ARMARIOS Y CELDAS DE MEDIDA – TABLEROS DE DISTRIBUCIÓN	
	CAJA PARA MEDIDORES EXISTENTE
	ARMARIO DE MEDIDORES CON N° CUENTAS
	CAJA CON EQUIPO DE MEDIDA EN BT
	CELDA DE MEDIDA EN MT
	TABLERO GENERAL
	TABLERO DE DISTRIBUCIÓN DEL USUARIO (TABLERO DE CIRCUITOS)
	CELDA DE MEDIDA EN MT INTERPERIE

DIAGRAMAS UNIFILARES	
	SECCIONADOR TRIPOLAR DE OPERACION BAJO CARGA
	SECCIONADOR TRIPOLAR DE OPERACION BAJO CARGA CON FUSIBLE
	SECCIONADOR DE MANOBRAS
	SECCIONADOR DE TRANSFERENCIA
	PLANTA DE GENERACIÓN
	COMUTADOR AUTOMÁTICO DE TRANSFERENCIA DE BT (ENCLAVAMIENTO ELECTROMECÁNICO)
	FUSIBLE DE MT (LA PARTE SOMBRREADA INDICA EL LADO DE LA FUENTE)
	INTERRUPTOR MAGNÉTICO
	DPS DESCARGADORES DE SOBRETENSION (PARARAYOS)
	TIERRA
	TRANSFORMADOR DE DISTRIBUCIÓN O POTENCIA
	MEDIDOR DE ENERGÍA (kWh)
	MEDIDOR DE ENERGÍA REACTIVA (kVarh)
	TRANSFORMADOR DE CORRIENTE UN NÚCLEO PRIMARIO Y SECUNDARIO
	TRANSFORMADOR DE TENSIÓN
	BARRAJE PREFORMADO DE B.T. DE 16 u O SALIDAS
	INTERRUPTOR AUTOMÁTICO EN AIRE BT

CONVENCIONES

DELIMITACIÓN PLAN PARCIAL NO.16 TEQUENUZA

DELIMITACIÓN UNIDADES DE GESTIÓN O ACTUACIÓN