


2.4.2 PLANO RED ELÉCTRICA MEDIA TENSIÓN

ESC 1:1500

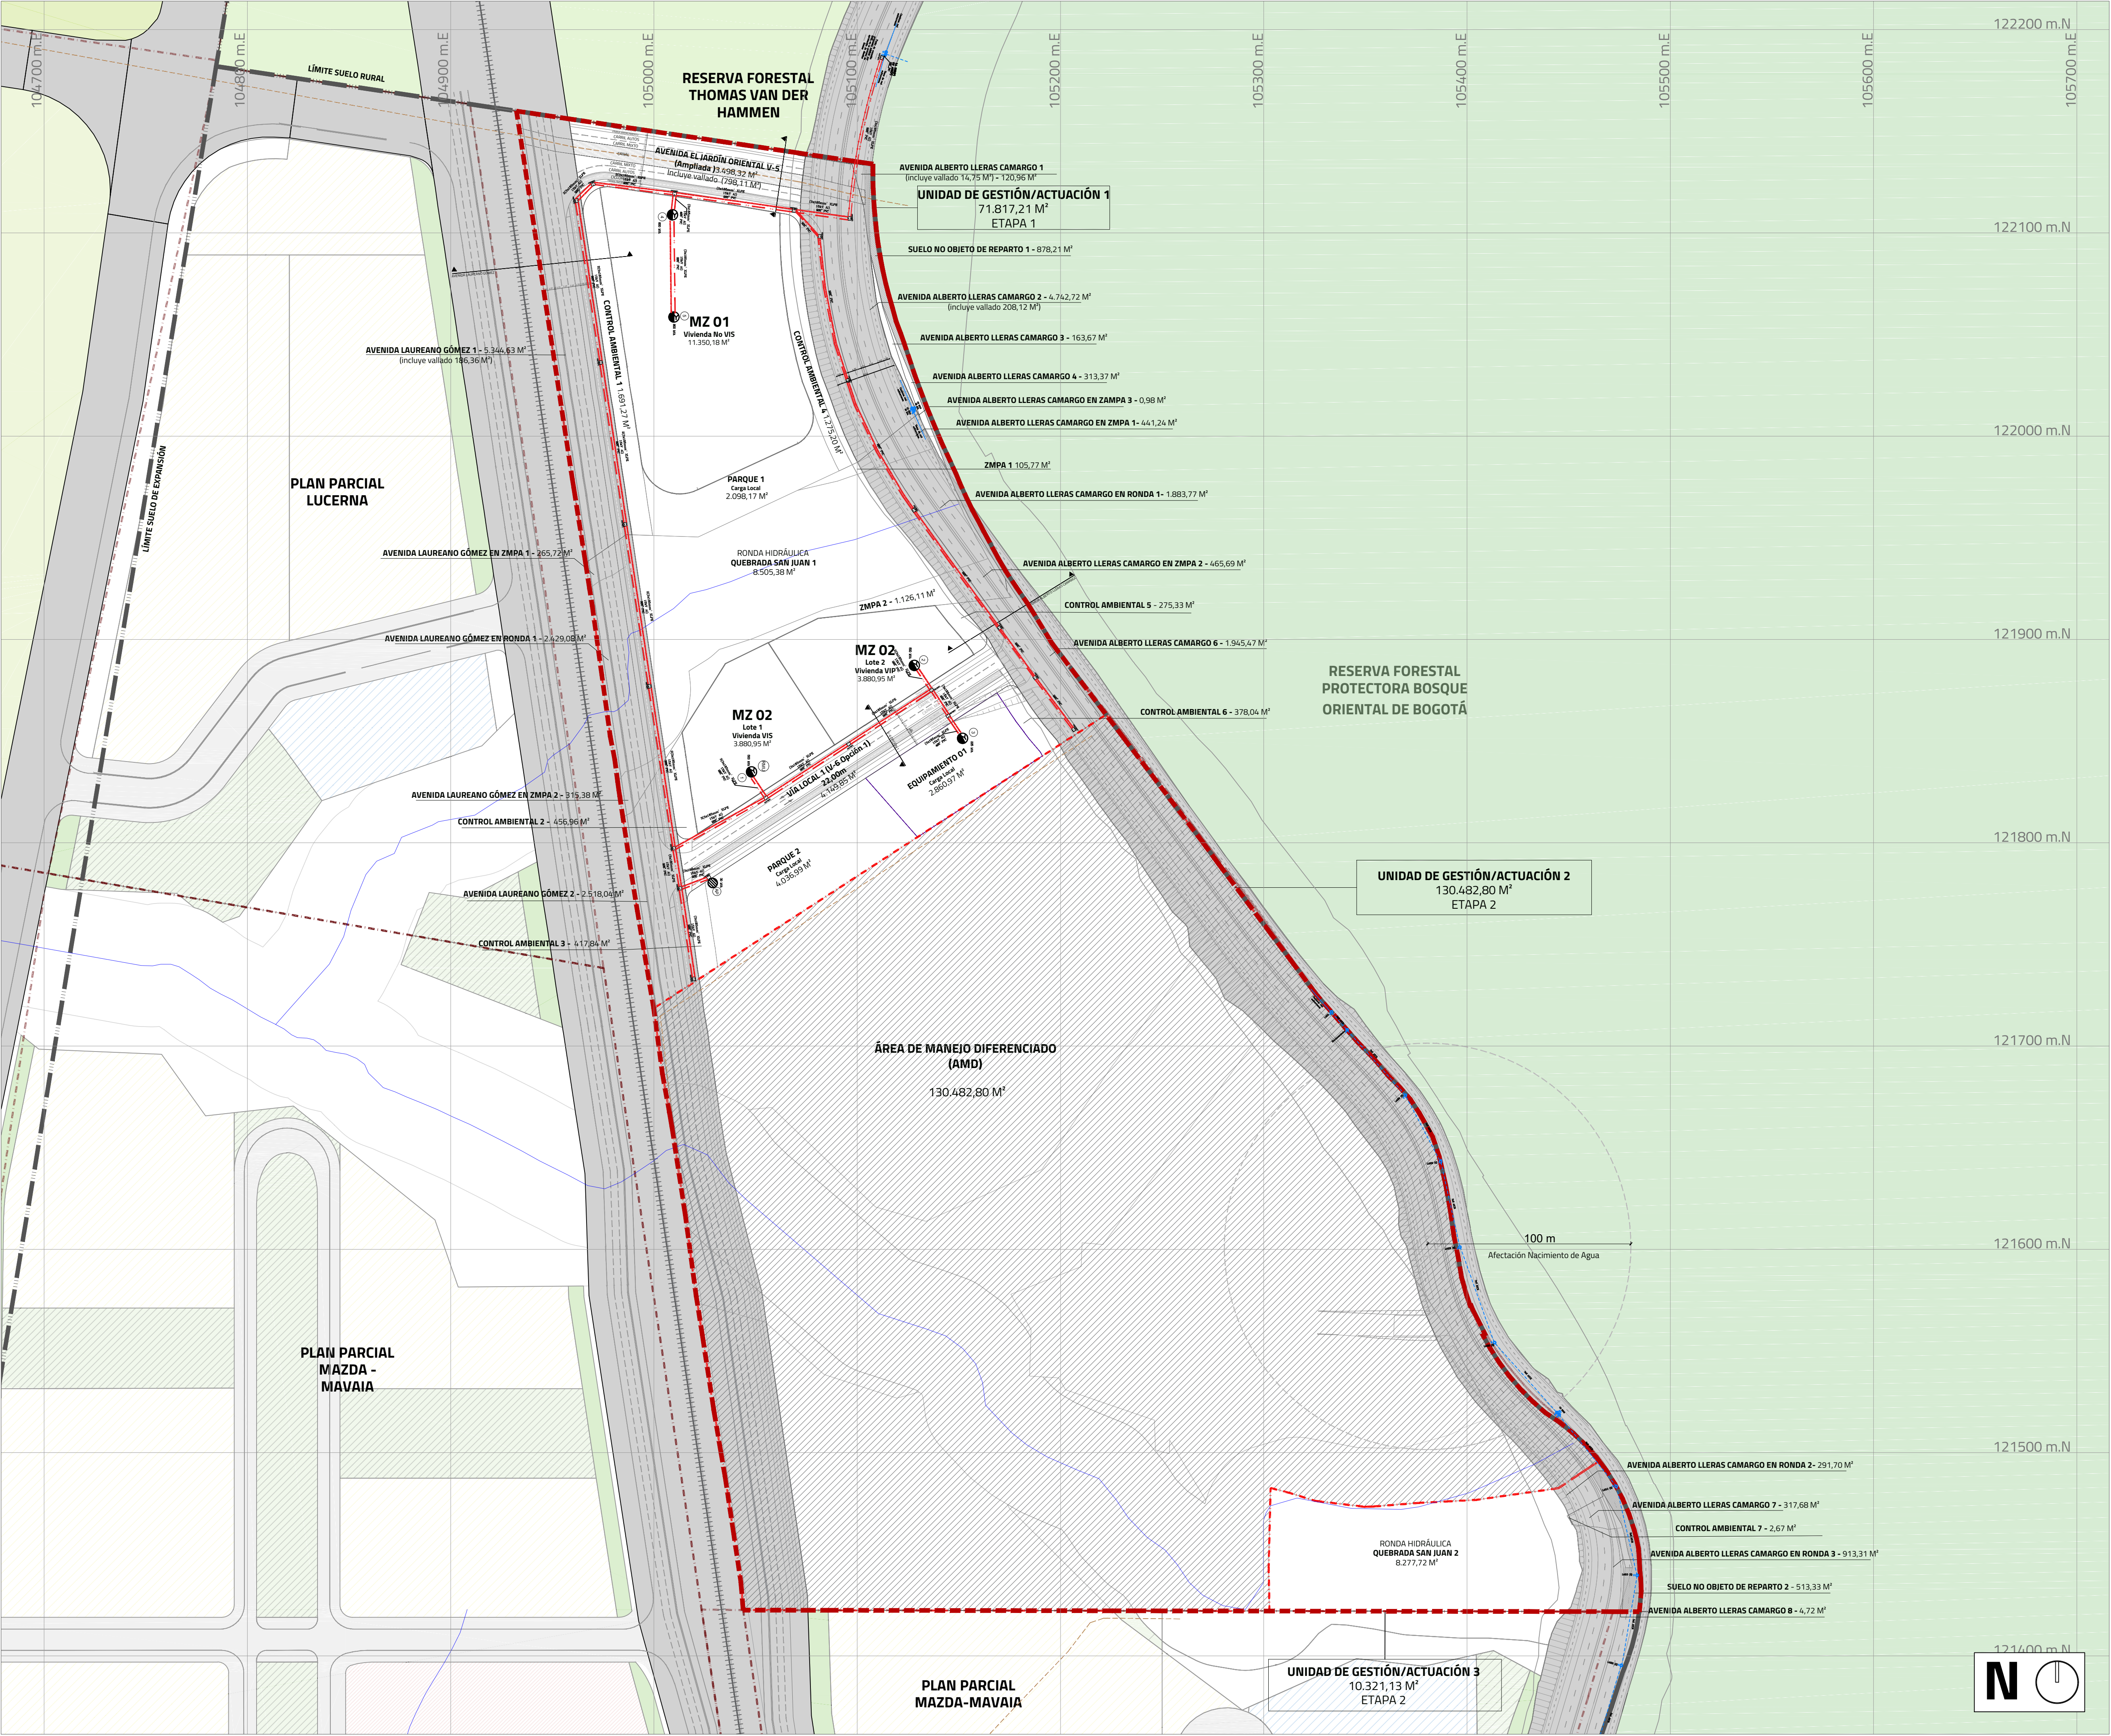

PROYECTADO		REDES		EXISTENTE	
		RED DE B.T. AÉREA			
		RED DE B.T. SUBTERRÁNEA			
		RED DE M.T. AÉREA (11.4 kv / 13.2 kv)			
		RED DE M.T. SUBTERRÁNEA (11.4 kv / 13.2 kv)			
		RED DE 34.5 kv. AÉREA			
		RED DE 34.5 kv. SUBTERRÁNEA			
		CONDUCTOR DE PUESTA A TIERRA			
SIMBOLOGÍA		E / P		INDICA CONVENCIÓN PROYECTADA INDICA CONVENCIÓN EXISTENTE	
	E/P	SECCIONADOR TRIPOLAR DE OPERACIÓN BAJO CARGA			
	E/P	CORTACIRCUITO			
	E/P	FINAL DE CIRCUITO			
	E/P	ACOMETIDAS EN CADA POSTE			
	E/P	RETENIDA A TIERRA			
	E/P	LÍNEA A TIERRA			
POSTES					
	E/P	POSTE DE CONCRETO DE 10m. TIPO LÍNEA 510 Kg			
	E/P	POSTE DE CONCRETO DE 10m. REFORZADO 750 Kg			
	E/P	POSTE DE CONCRETO DE 10m. EXTRAREFORZADO 1.050 Kg			
	E/P	POSTE DE CONCRETO DE 12m. TIPO LÍNEA 510Kg			
	E/P	POSTE DE CONCRETO DE 12m. REFORZADO 750 Kg			
	E/P	POSTE DE CONCRETO DE 12m. EXTRAREFORZADO 1.050 Kg			
	E/P	POSTE DE CONCRETO DE 12m. EXTRAREFORZADO 1.350 Kg			
LUMINARIAS					
	E/P	LUMINARIA DE SODIO DE 70 W			
	E/P	LUMINARIA DE SODIO DE 100 W			
	E/P	LUMINARIA DE SODIO DE 150 W			
	E/P	LUMINARIA DE SODIO DE 250 W			
CAJAS DE INSPECCIÓN					
	E/P	CAJA DE INSPECCIÓN PARA A.P. Y ACOMETIDAS (CS274)			
	E/P	CAJA DE INSPECCIÓN SENCILLA PARA B.T. M.T.(CS275)			
	E/P	CAJA DE INSPECCIÓN DOBLE PARA B.T. M.T. (CS276)			
	E/P	CAJA DE INSPECCIÓN TRIPLE PARA B.T. M.T. (CS277)			
REDES DE DUCTOS					
		2 DUCTOS DE ø 3"			
		4 DUCTOS DE ø 4"			
		6 DUCTOS DE ø 4"			
SUBESTACIONES Y CENTROS DE TRANSFORMACIÓN					
	E/P	CENTRO DE TRANSFORMACIÓN CONVENCIONAL DE LOCAL			
	E/P	CENTRO DE TRANSFORMACIÓN CONVENCIONAL DE SÓTANO			
	E/P	CENTRO DE TRANSFORMACIÓN CAPSULADA			
	E/P	CENTRO DE TRANSFORMACIÓN DE PEDESTAL			
ARMARIOS Y CELDAS DE MEDIDA – TABLEROS DE DISTRIBUCIÓN					
		CAJA PARA MEDIDORES EXISTENTE			
		ARMARIO DE MEDIDORES CON N° CUENTAS			
		CAJA CON EQUIPO DE MEDIDA EN BT			
		CELDA DE MEDIDA EN MT			
DIAGRAMAS UNIFILARES					
		SECCIONADOR TRIPOLAR DE OPERACIÓN BAJO CARGA			
		SECCIONADOR TRIPOLAR DE OPERACIÓN BAJO CARGA CON FUSIBLE			
		SECCIONADOR DE MANIOBRAS			
		SECCIONADOR DE TRANSFERENCIA			
		PLANTA DE GENERACIÓN			
		CONMUTADOR AUTOMÁTICO DE TRANSFERENCIA DE BT (ENCLAVAMIENTO ELECTROMECÁNICO)			
		FUSIBLE DE MT (LA PARTE SOMBRADA INDICA EL LADO DE LA FUENTE)			
		FUSIBLE DE BT			
		INTERRUPTOR TERMOMAGNETICO			
CONVENCIONES					
- - - - - DELIMITACIÓN PLAN PARCIAL NO.16 TEQUENUZA					
- - - - - DELIMITACIÓN UNIDADES DE GESTIÓN O ACTUACIÓN					

PLAN PARCIAL No. 16
TEQUENUZA

ALCALDÍA MAYOR DE BOGOTÁ D.C.

SECRETARÍA DISTRITAL DE PLANEACIÓN

PLANO DE FORMULACIÓN

CONTENIDO:
PLANO RED ELÉCTRICA
MEDIA TENSIÓN

BOGOTÁ D.C.

ALCALDÍA MAYOR DE BOGOTÁ D.C.

SECRETARÍA DISTRITAL DE PLANEACIÓN

DECRETO DISTRITAL No.

PROMOTOR
AMARILO S.A.S

REPRESENTANTE LEGAL
MARGARITA LLORENTE CARREÑO

ESCALA 1:30.000

LOCALIZACIÓN GENERAL

OBSERVACIONES O NOTAS

ANTECEDENTES:
- PLANO TOPOGRÁFICO PREDIO COLEGIO DEL ROSARIO CAMPESTRE. NO. U. 381/1-00 FECHA: SEPTIEMBRE 21 DE 1999.

PLANCHA:

2.4.2

ESCALA:

1:1500

FECHA: